


峠13工区

図面名	工事用道路平面図		
図面番号	1	縮尺	1:250



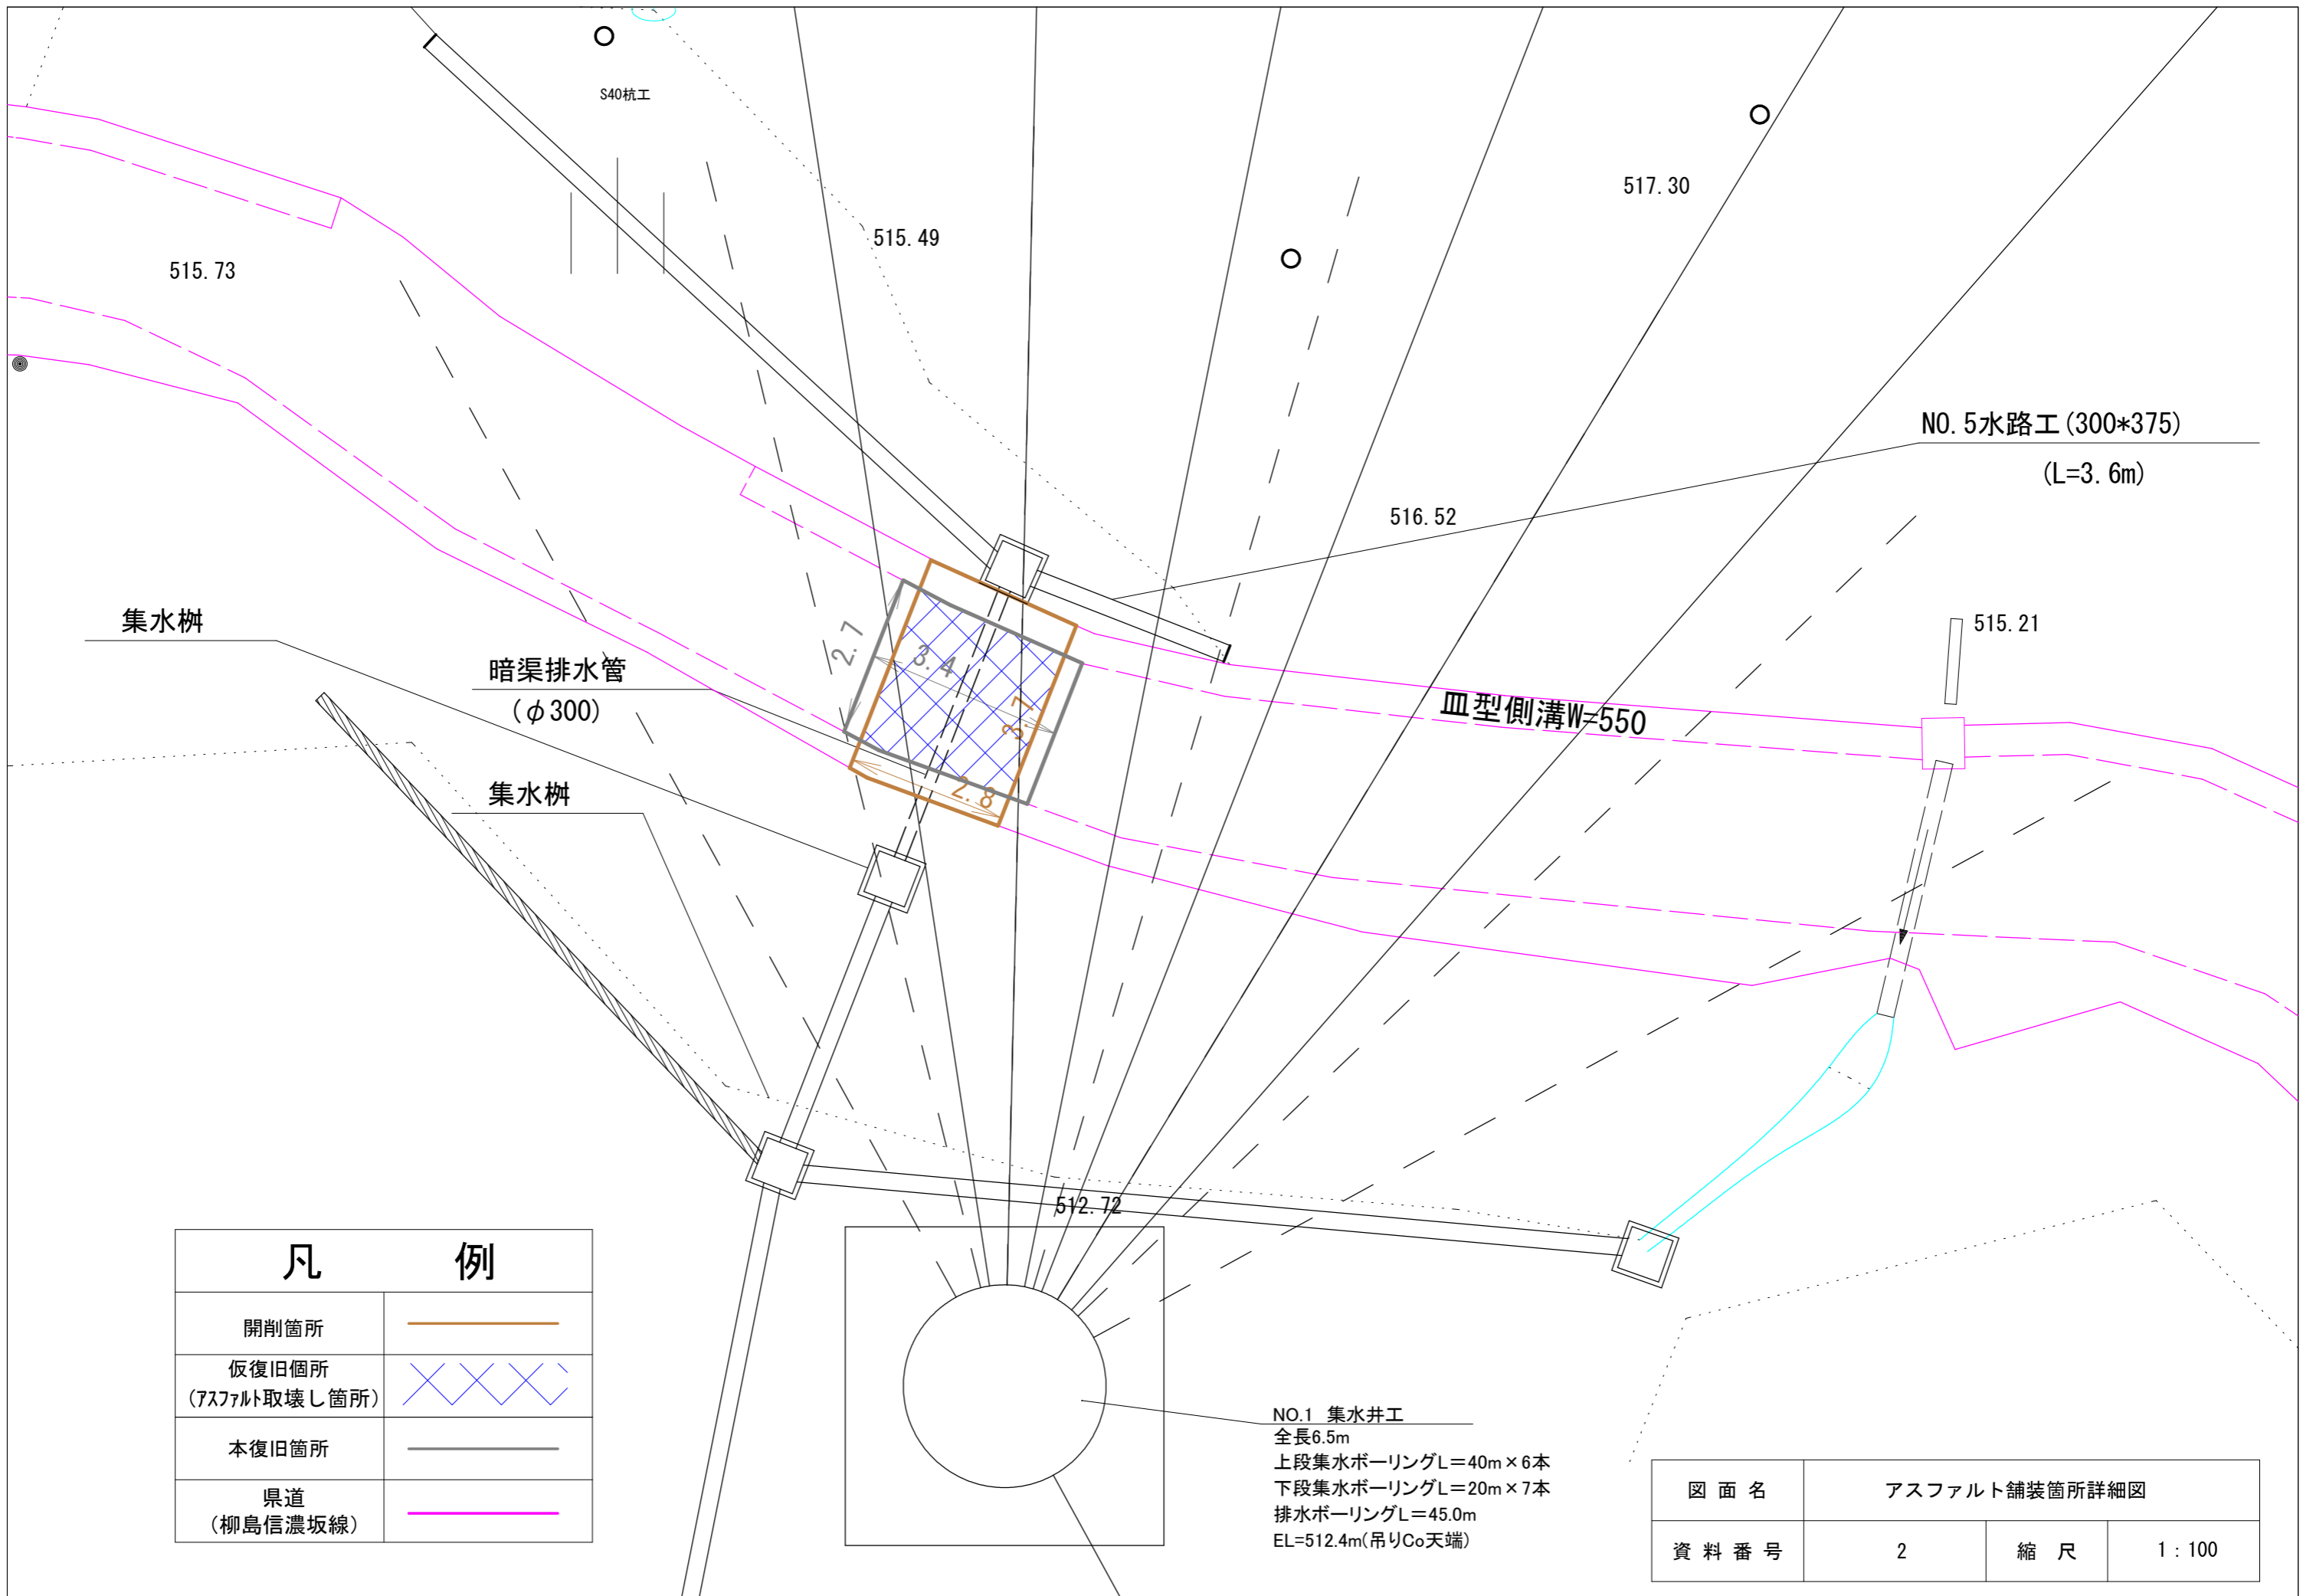

集水桝

暗渠排水管
(φ300)

集水桝

皿型側溝W=550

NO.5水路工 (300*375)
(L=3.6m)

NO.1 集水井工
全長6.5m
上段集水ボーリングL=40m×6本
下段集水ボーリングL=20m×7本
排水ボーリングL=45.0m
EL=512.4m(吊りCo天端)

凡	例
開削箇所	—
仮復旧箇所 (アスファルト取壊し箇所)	××××
本復旧箇所	—
県道 (柳島信濃坂線)	—

図面名	アスファルト舗装箇所詳細図		
資料番号	2	縮尺	1:100