
 

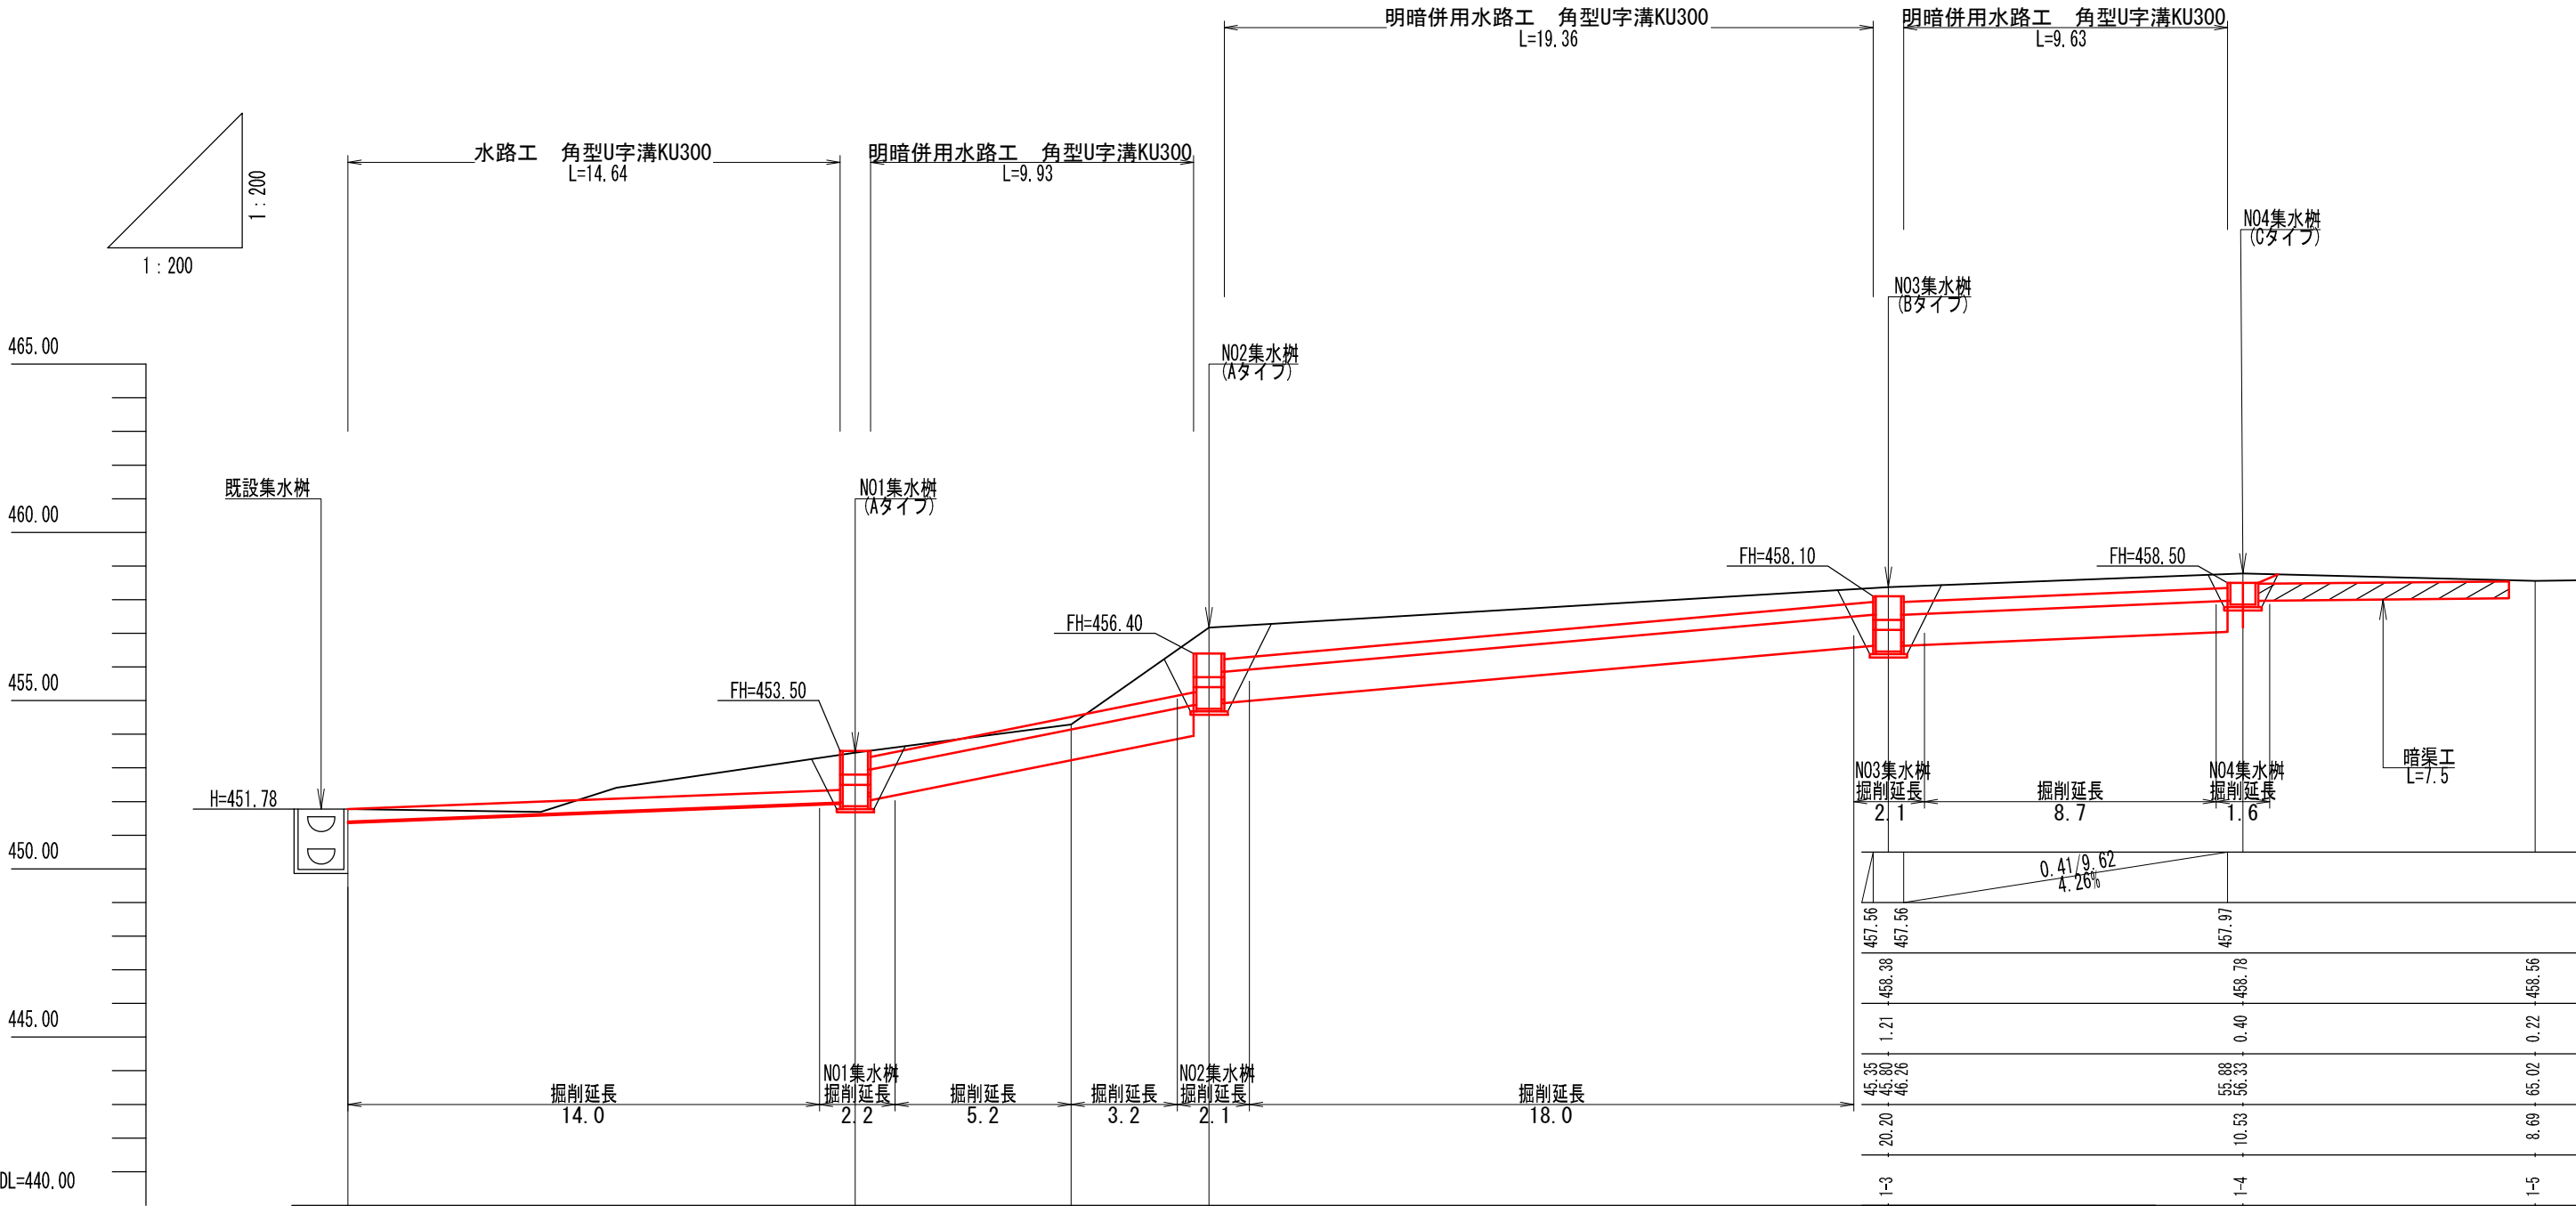



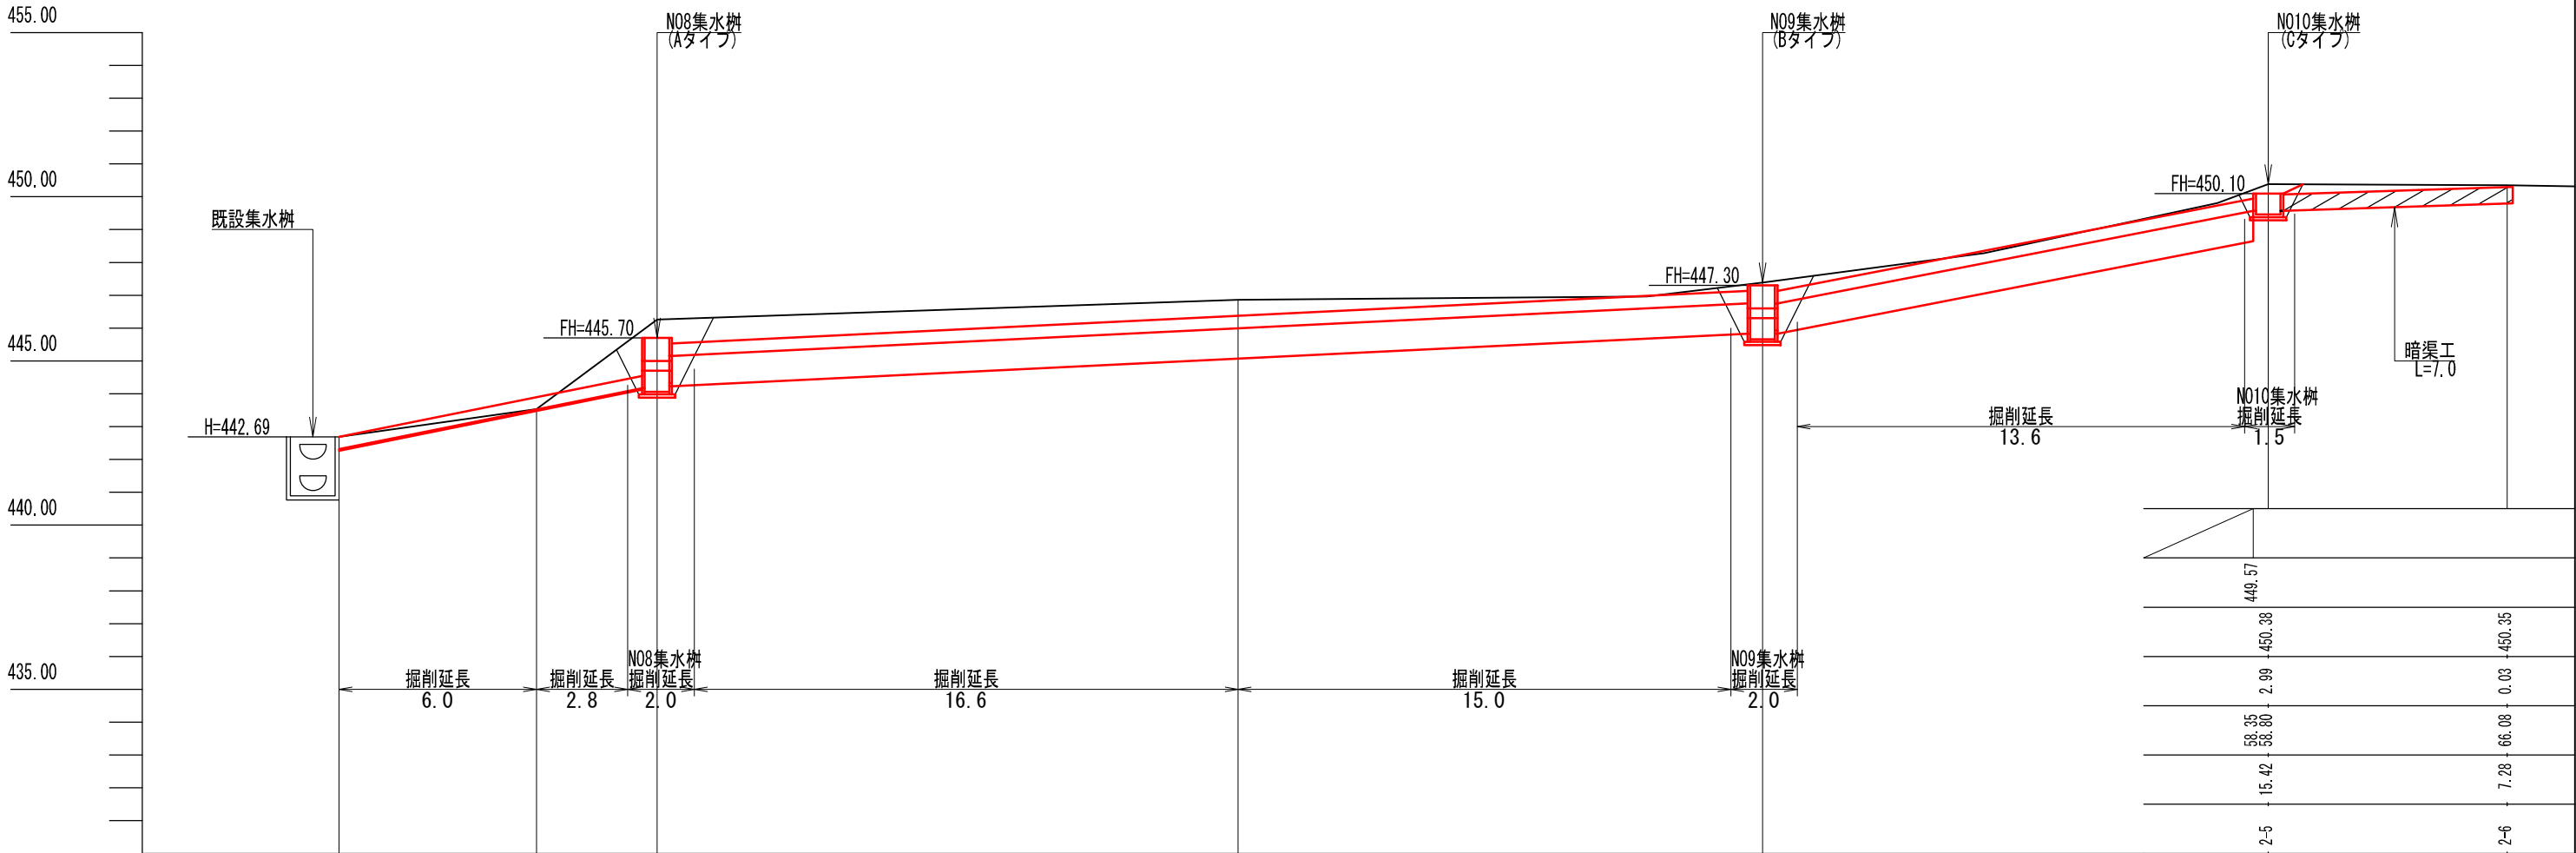

m	計 画 勾 配	0.56/14.63 3.83%		2.51/9.61 26.12%		1.70/19.29 8.81%	
m	計 画 高	451.41	451.97	452.36	453.92	454.87	455.86
m	地 盤 高	451.78	453.45	454.29	454.87	457.17	458.56
m	垂 直 距 離	0.00	1.67	0.84	2.88	2.88	2.88
m	追 加 水 平 距 離	0.00	14.63	21.50	25.60	26.06	26.06
m	水 平 距 離	0.00	14.63	36.13	61.73	87.79	113.85
No	測 点 番 号	1-0	1-1	1-1-1	1-2	1-3	1-4

図面名	1路線 水路工縦断面図		
図面番号	8-1	縮尺	1:200

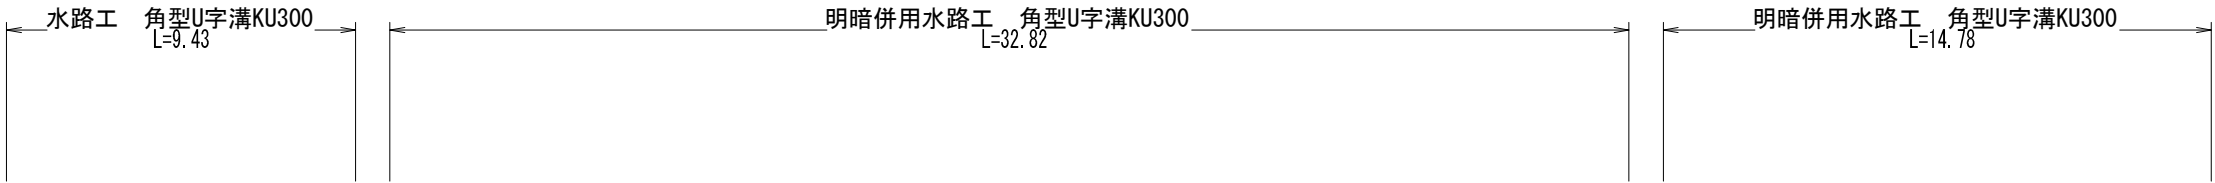


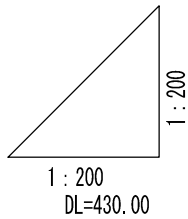

m	計 画 勾 配	1.86/9.24 20.13%		1.60/32.78 4.88%		2.81/14.51 19.37%	
m	計 画 高	442.31	443.52	444.17	445.16	446.76	446.76
m	地 盤 高	442.69	443.53	446.26	446.86	447.39	447.39
m	垂 直 距 離	0.00	0.84	2.73	0.60	0.53	0.53
m	追 加 水 平 距 離	0.00	6.02	9.24 8.69 10.15	27.40	42.93 43.38 43.84	43.84
m	水 平 距 離	0.00	6.02	3.67	17.71	15.98	15.98
No	測 点 番 号	2-0	2-1	2-2	2-3	2-4	

図面名	2路線 水路工縦断面図		
図面番号	8-2	縮尺	1:200



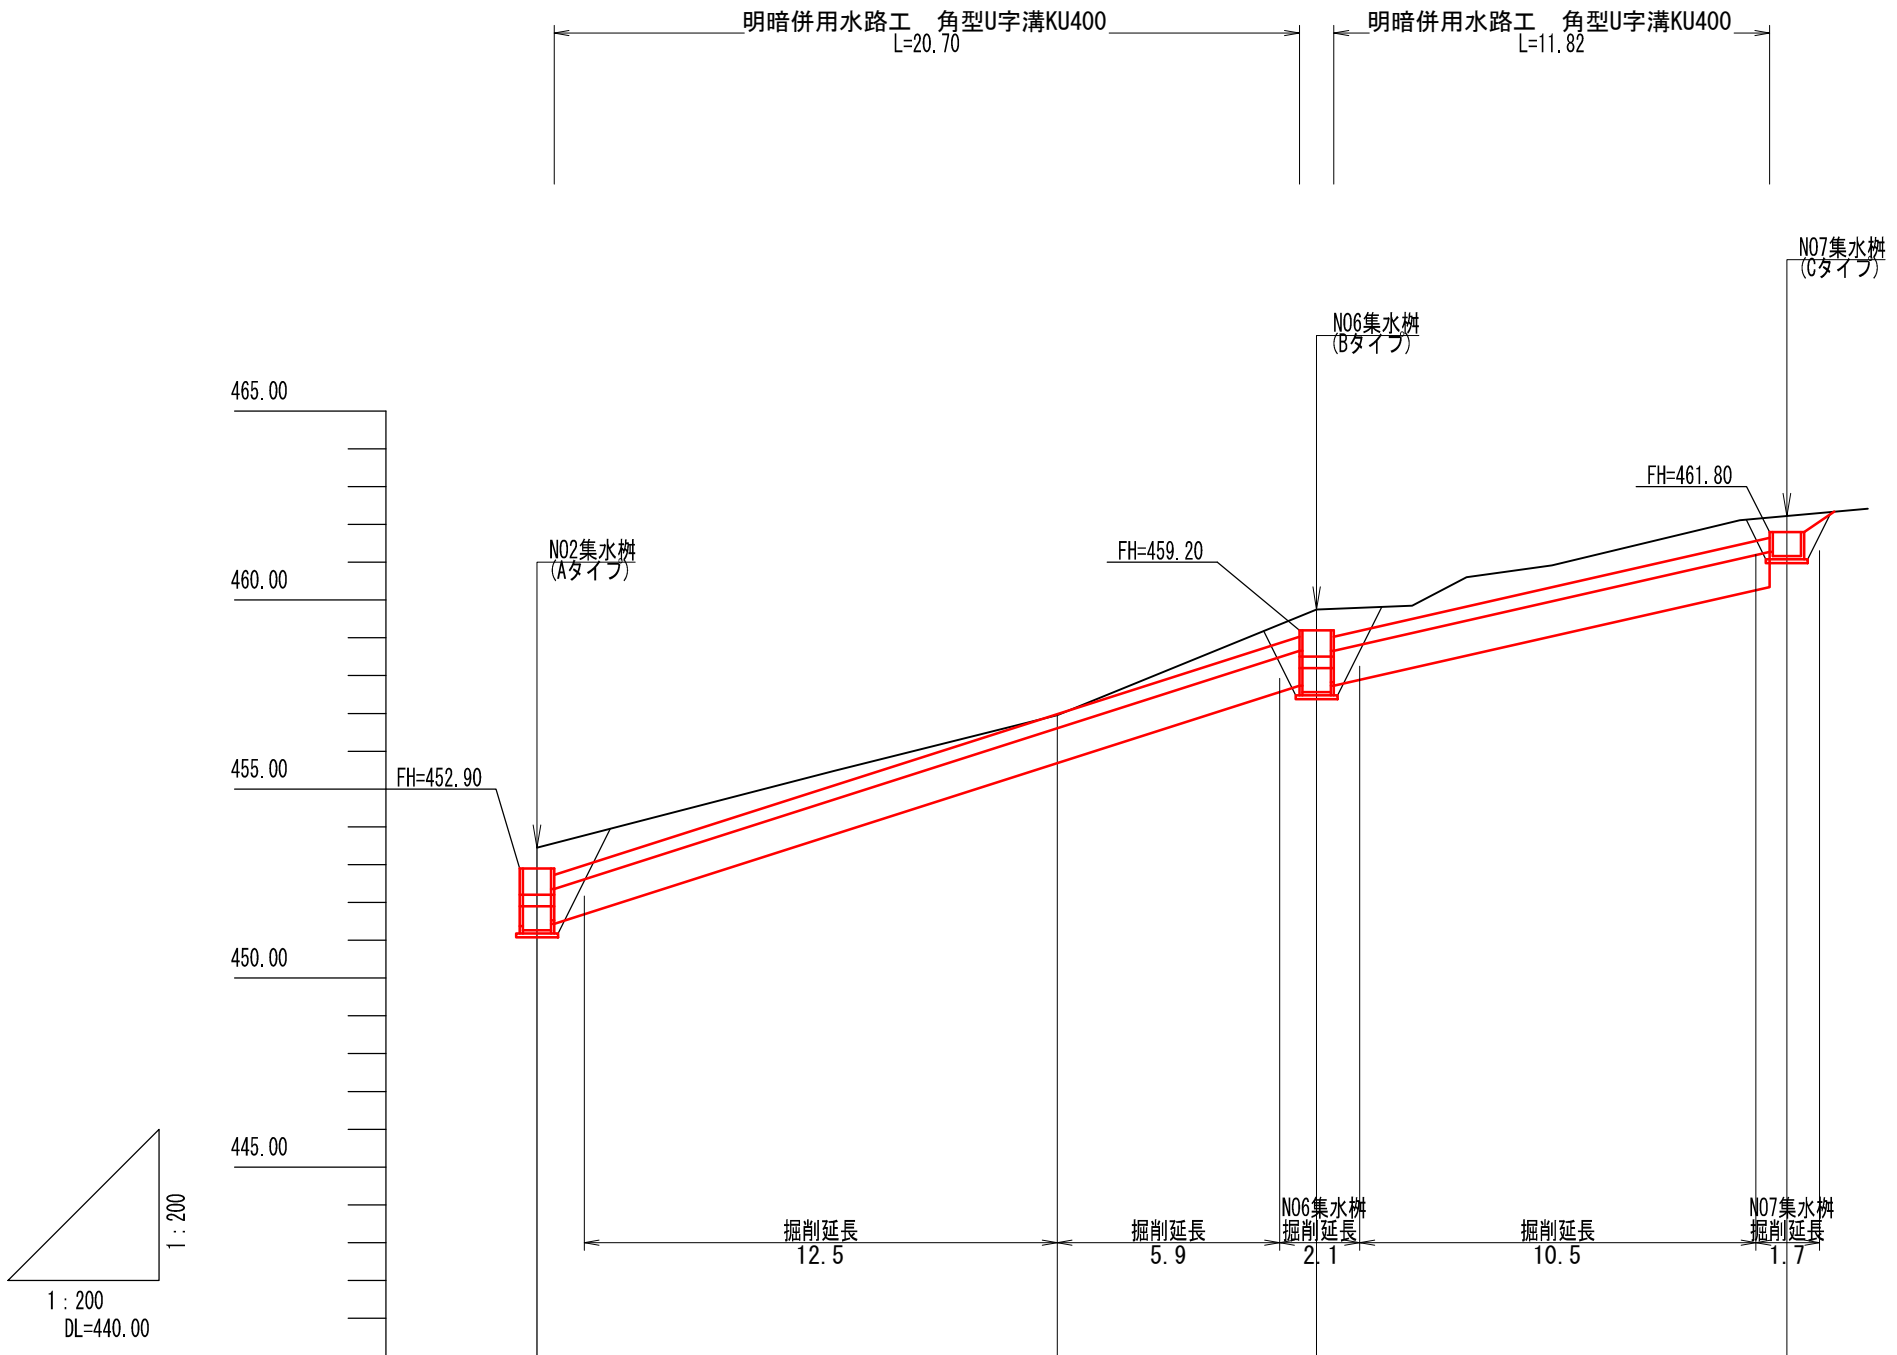


計 画 勾 配	m		6.30/19.72 31.95%		2.61/11.53 22.64%	
計 画 高	m	452.36	456.61	458.66	458.66	461.27
地 盤 高	m	453.45	456.96	459.75	459.75	462.22
垂 直 距 離	m	0.00	3.51	2.79	2.47	2.47
追加水平距離	m	0.00	13.77	20.18 20.63 21.09	32.62 33.07	33.07
水 平 距 離	m	0.00	13.77	6.86	12.44	12.44
測 点 番 号	No	1-1	3-1	3-2		3-3

図面名	3路線 水路工縦断面図		
図面番号	8-3	縮尺	1 : 200

5.0

10.0

大和合地区暗渠併設水路工標準図 S=1：20
(中密度ポリエチレン製 KU300タイプ)

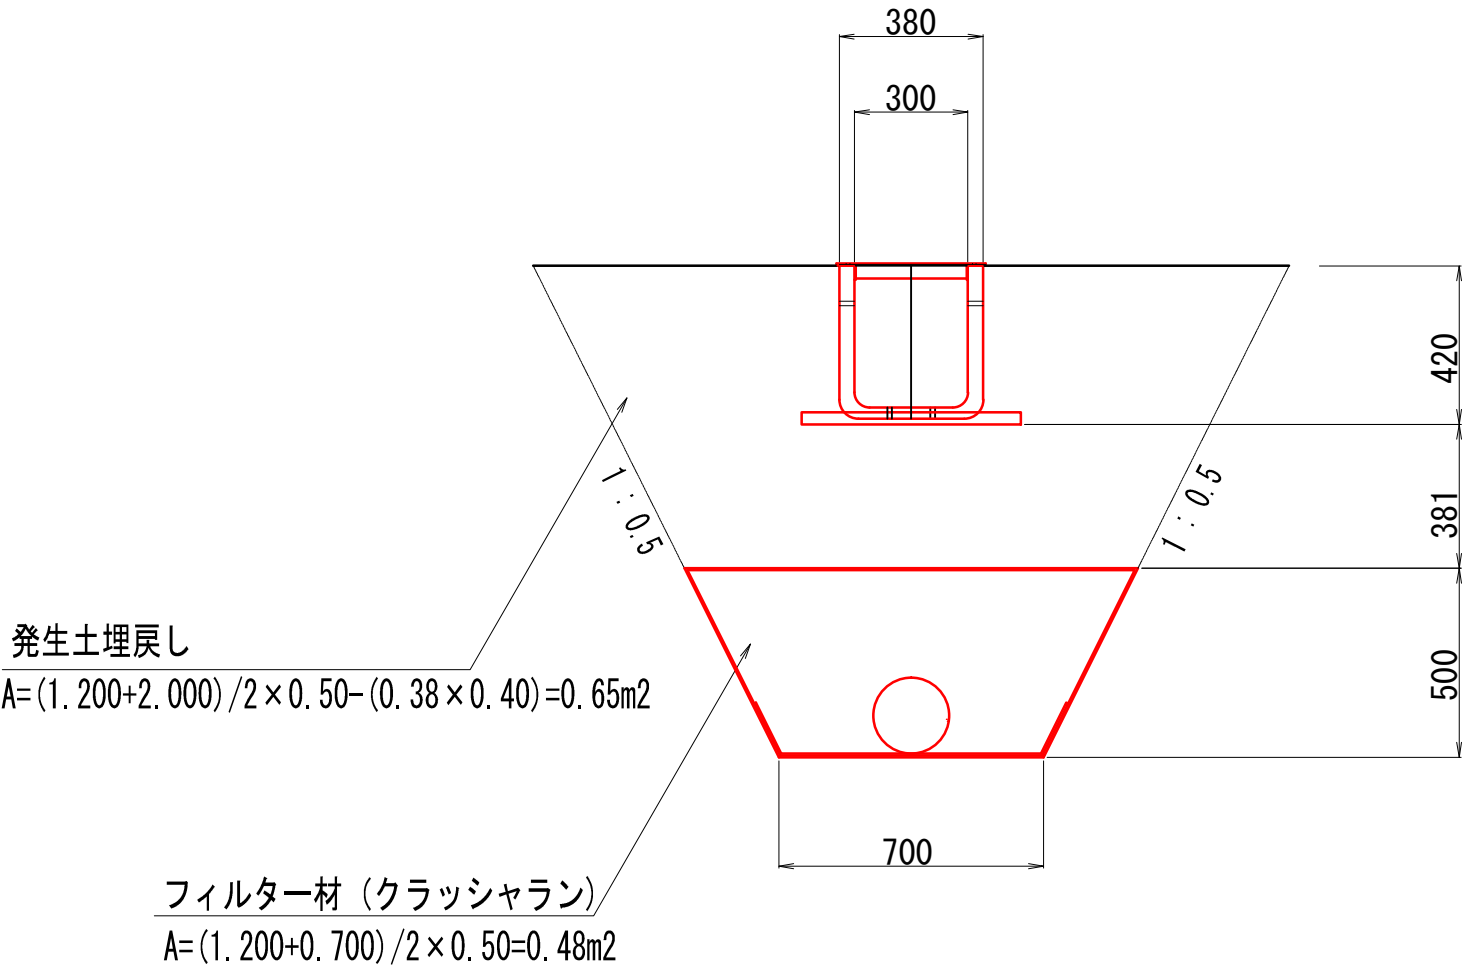

水路工 (暗渠併設)		10.0m 当り数量	
名 称	単位	数 量	
角形U字溝 (中密度ポリエチレン製 KU300タイプ)	m	10.0	
発生土埋戻し	m ³	6.5	
排水管 (φ200mm)	m	10.0	
フィルター材 (クラッシャラン)	m ³	4.8	
吸出防止材	m ²	30.2	
防水シート (アスファルトルーフィング) (幅1.0m物)	m	10.0	


※水路工両袖部については、10%程度の勾配をつけて表面水の流入を図ることとする。
※水路工が、地盤面より上部に位置するときは、偏土圧を抑制するため盛土・転圧後、床掘を行い設置する事とする。

図面名	暗渠併設水路工標準図		
図面番号	9-1	縮尺	1:20

0.0 0.5 1.0

角形U字溝標準図 S=1:20

(ダイポリン角形U字溝 300×375)

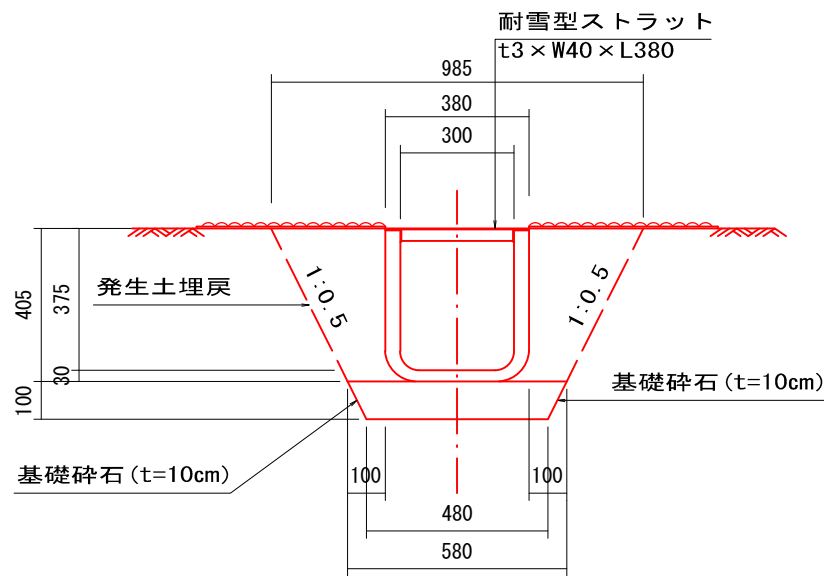

水路工		10.0m当り数量	
名 称		単位	数 量
ダイポリン角形U字溝 (300×375) 耐雪型ストラット		m	10.0
基礎碎石	t=10cm (0.48+0.58) × 1/2 × 10.0	m ³	0.53
掘削	(0.48+0.985) / 2 × 0.505 × 10.0	m ³	3.7
埋戻し	(0.10+0.303) / 2 × 0.405 × 2 × 10.0	m ³	1.6


※水路工両袖部については、5・ xの勾配をつけて表面水の流入を図ることとする。

※水路工が、地盤面より上部に位置するときは、偏土圧を抑制するため盛土・転圧後、床掘を行い設置する事とする。

図面名	水路工標準図		
図面番号	9 - 2	縮尺	1:20

0.0 1.0 2.0

大和合地区暗渠工標準図 S=1 : 20

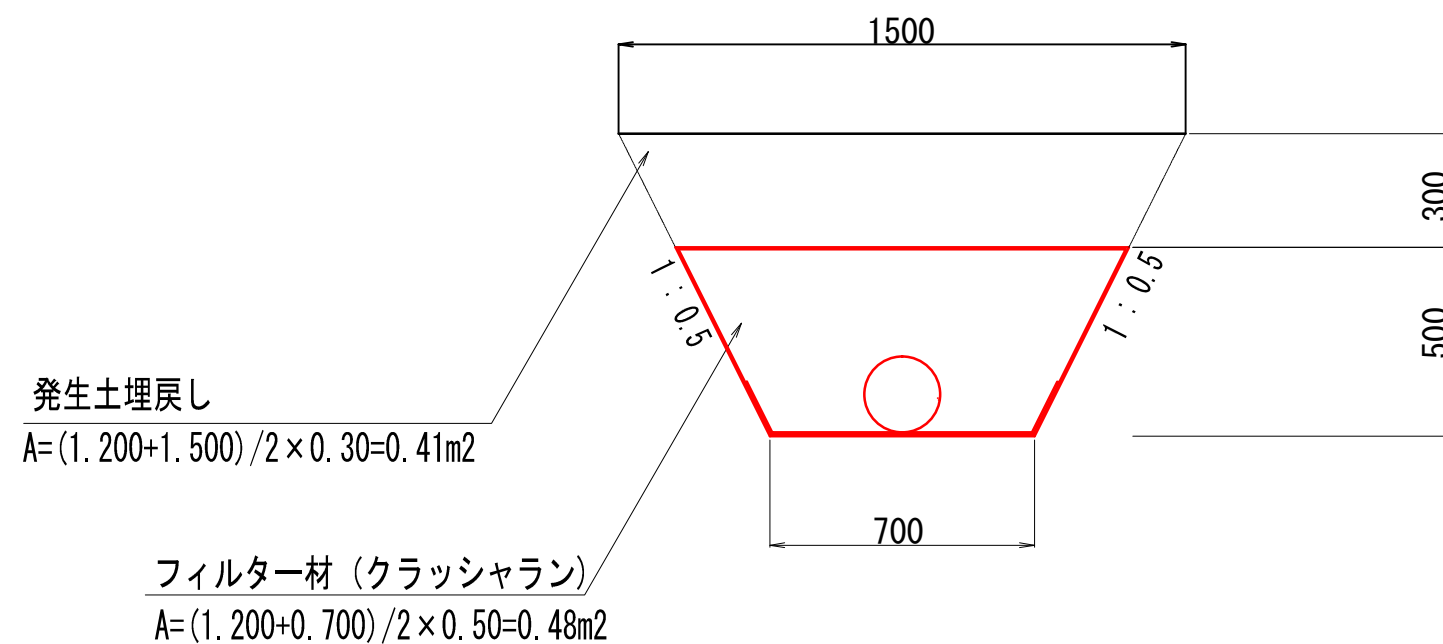

暗渠工		10.0m当り数量	
名 称	単位	数 量	
発生土埋戻し	m ³	4.1	
排水管 (φ200mm)	m	10.0	
フィルター材 (クラッシャーラン)	m ³	4.8	
吸出防止材	m ²	30.2	
防水シート (アスファルトルーフィング) (幅1.0m物)	m	10.0	


図面名	暗渠工標準図		
図面番号	9-3	縮尺	1 : 20

0.0 0.5 1.0



集水桝工構造図
(Aタイプ)

側面図

正面図

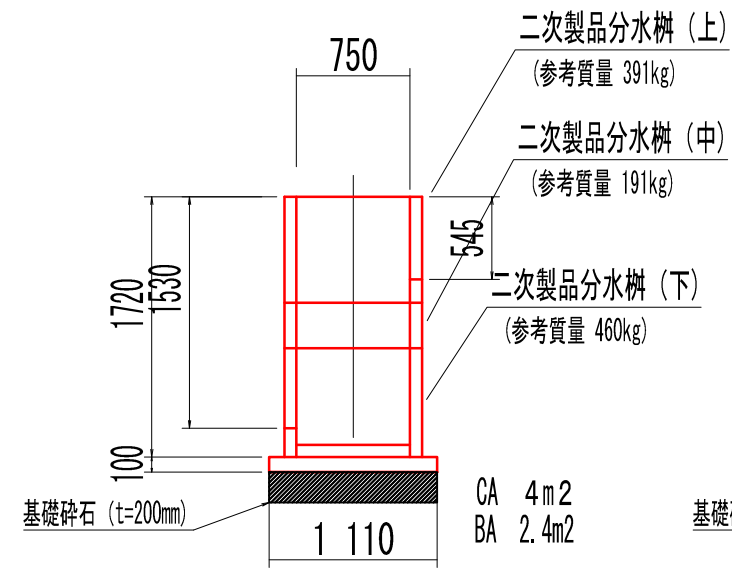


平面図

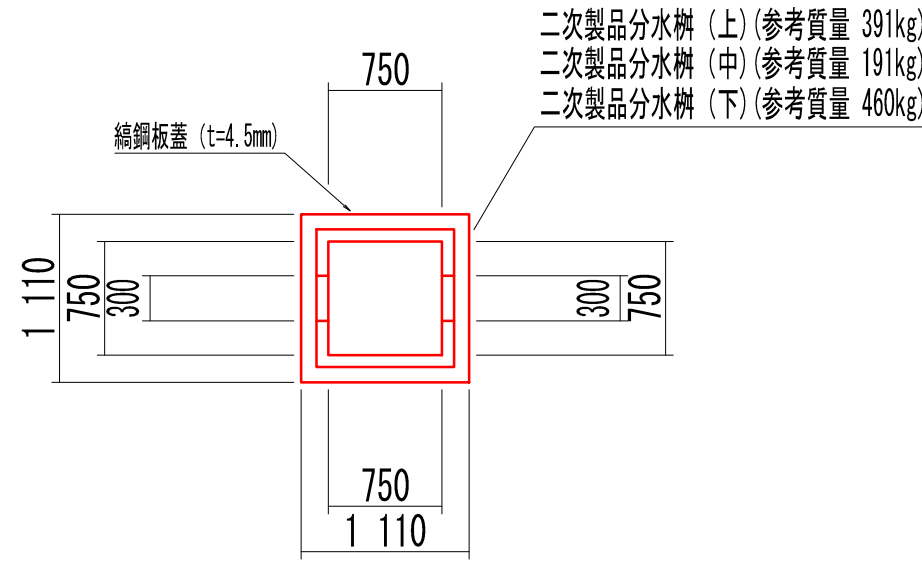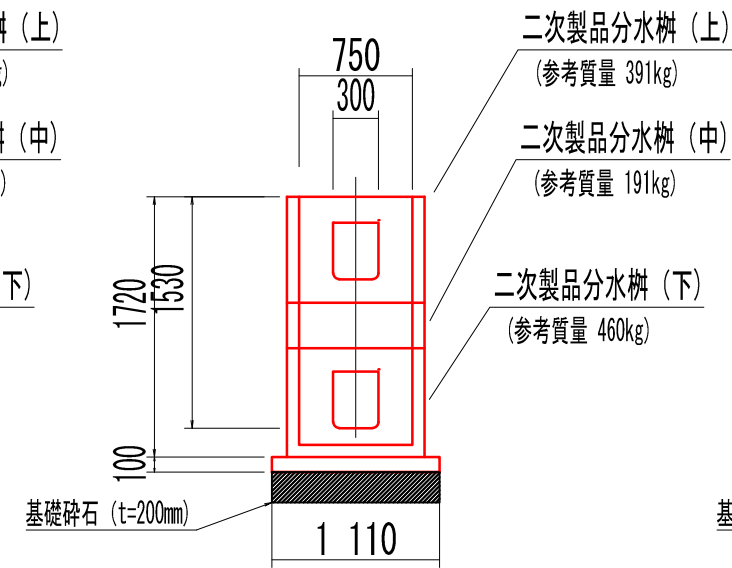



集水桝工構造図
(Bタイプ)

側面図

正面図

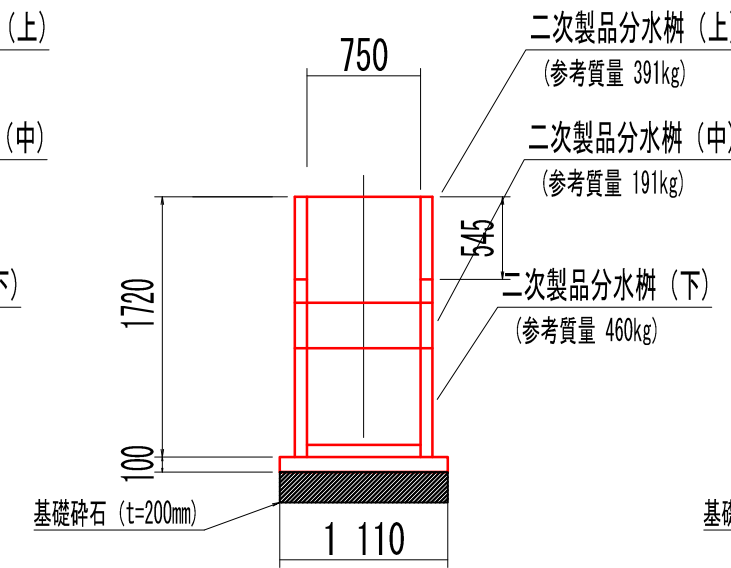


平面図

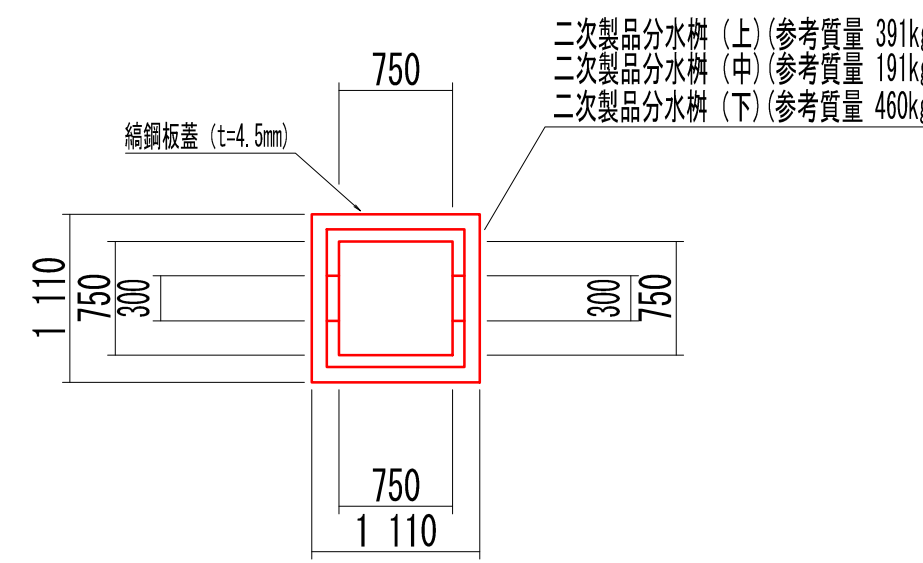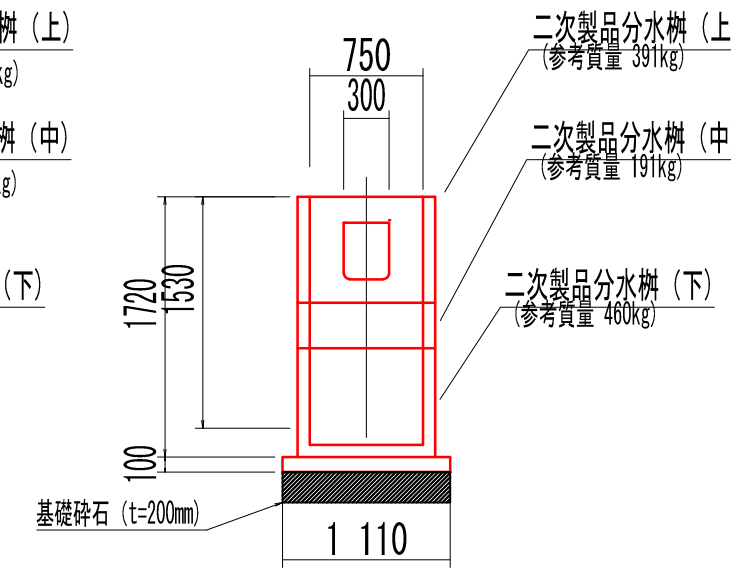


集水枡工構造図
(Cタイプ)


側面図

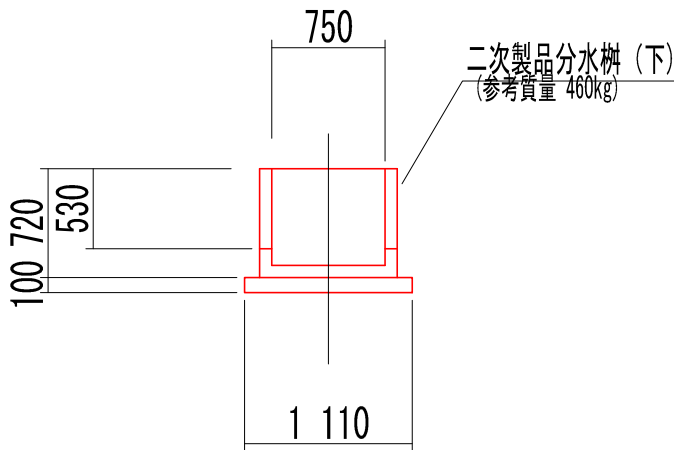

正面図

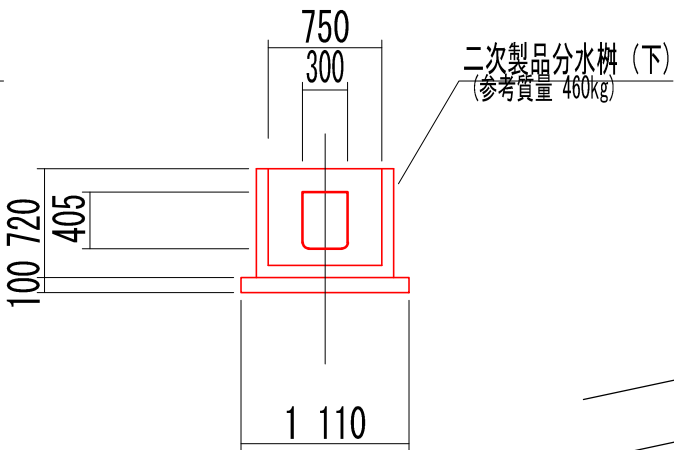


平面図

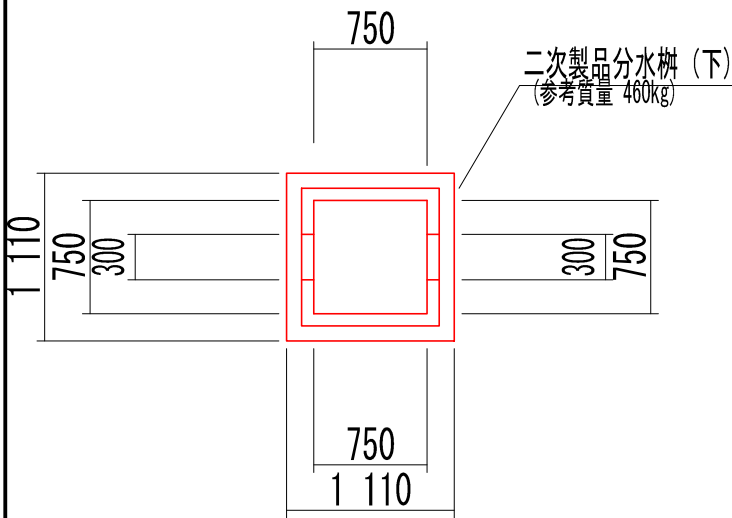


集水枡植生土のう積工構造図
(A・Bタイプ)


側面図

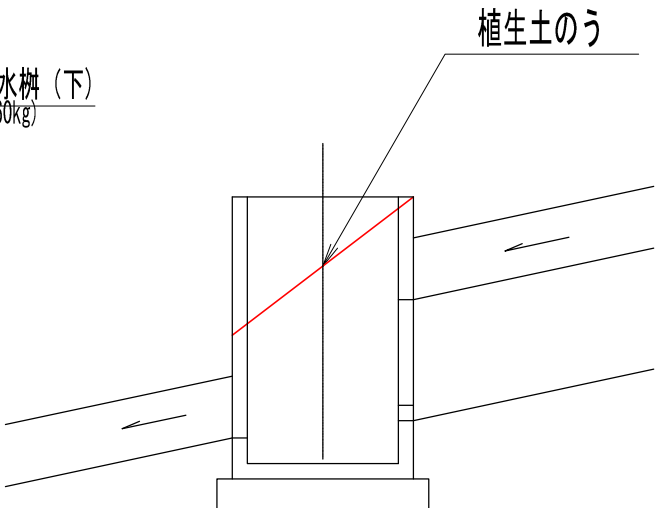

平面図

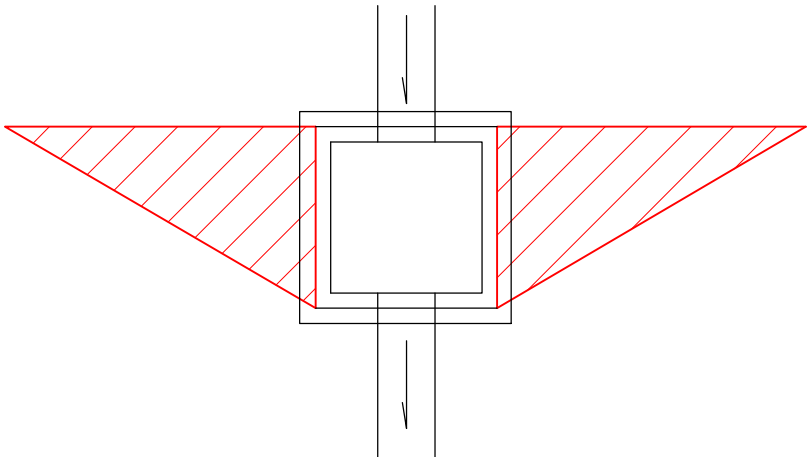

正面図

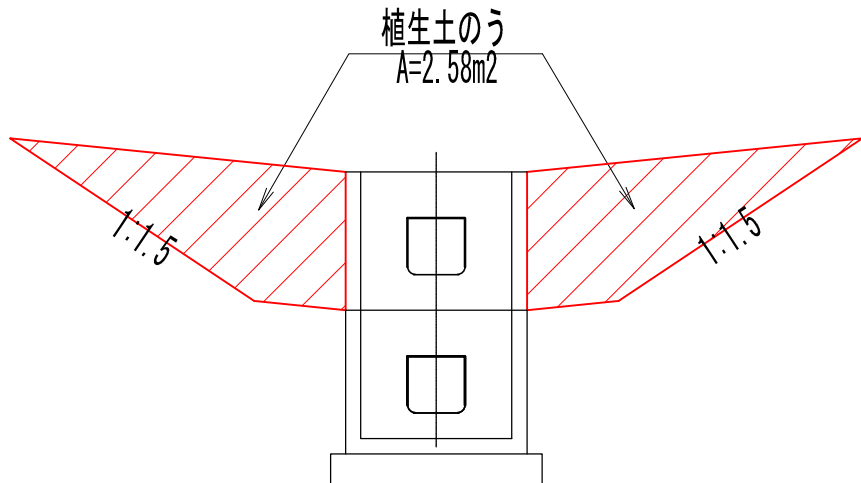

図面名	集水枡工標準図 2		
図面番号	10-2	縮尺	1:50

0.0

2.5